

KARNER Erdarbeiten, Sand und Schotter, Transporte GmbH

3422 Greifenstein, Hauptstraße 3, Tel. 02242 / 32224, Fax 02242 / 32224 75, erdbau@karner-gmbh.at

An das
Amt der NÖ Landesregierung
Abteilung RU4 als Abfallrechtsbehörde
z.H. Herrn Mag. Harald Berger
Landhausplatz 1
3109 St.Pölten

Amt der NÖ Landesregierung

Eingel. 14. DEZ. 2017

RU4-KB-211/030
Beilagen 3
Mag. Berger
Stempel

Greifenstein, am 12.12.2017

Kennzeichen : RU4-KB-211/.....

**Betrifft: Ansuchen um Genehmigung zur Inbetriebnahme eines
Nutzwasserbrunnen am Betriebsgrundstück der
Fa. Karner GmbH, Grundstücks Nr. 149, KG Greifenstein**

Sehr geehrter Herr Magister Berger,

um unsere Staubsituation am Recyclingplatz soweit als möglich zu unterdrücken
benötigen wir zur Wasserbereitstellung für die geplante Wasserbenebelungsanlage
zusätzlich zu unseren vorhandenen Nutzwasserbrunnen einen weiteren.

Dieser wurde laut beiliegenden Lageplan im Nahbereich der neu errichteten
Reifenwaschanlage errichtet.

Technische Daten des Nutzwasserbrunnen:

Der Nutzwasserbrunnen wird von Kluftwasser des Steinbruchgeländes gespeist.

Brunnentiefe =	3,9Meter
Brunnendurchmesser =	2 Meter
Brunnenschachtmaterial =	6 Stk. Betonschachtringe 2000mm/500mm
Brunnenabdeckung=	1 Stk. Betonkonus 2000mm verjüngt auf 800mm Einstiegsdeckel 600mm, 500mm über angrenzenden asphaltierten Gelände
Brunnenpumpe=	Unterwasserpumpe mit Niveau Regler Fördermenge max. 5000 Liter / Std.
Kluftwasserzufluß =	minimal 2000Liter / Std. nach lang anhaltender Trockenzeit, gemessen mit Pumpversuch
Wasserstand im Brunnen=	2 Meter
Wasserbedarf =	ca. 20000 Liter / 24 Std.

Beilage: Detailzeichnung und Lageplan des Brunnen

Wir ersuchen um Genehmigung zur Inbetriebnahme des oben beschriebenen
Nutzwasserbrunnen.

Mit freundlichen Grüßen

Firma Karner GmbH
Ing. Johann Benischek

KARNER
Erdarbeiten, Sand u. Schotter
Transporte GmbH
3422 Greifenstein
Hauptstraße 3
Tel. 02242/322 24, Fax DW 75



NUTTWASSERBRUNNEN AM BETRIEBSGRUNDSTÜCK
DER FA. KARNER GMBH GRD.STK. NR 149 KG GREIFENSTEIN

MAßSTAB 1:50

13.12.17

KARNER

Erdarbeiten, Sand u. Schotter
Transporte GmbH
3422 Greifenstein
Hauptstraße 3
Tel. 02242/322 24, Fax DW 75

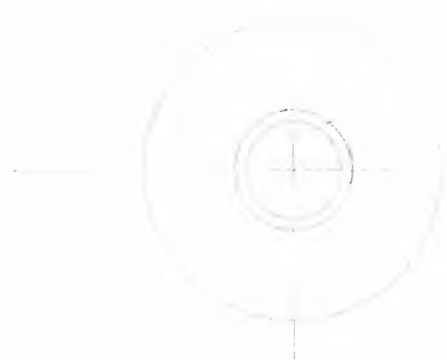
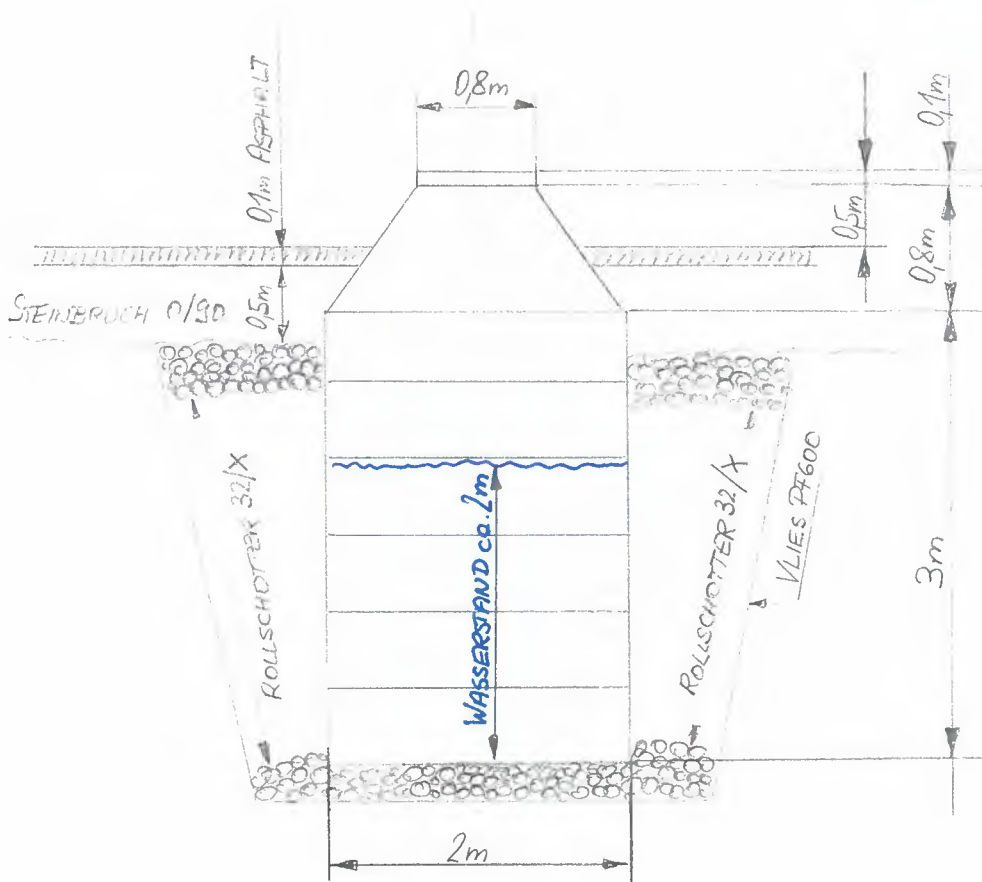


LAGEPLAN 1:500

KARNER

Erdarbeiten, Sand u. Schotter
Transporte GmbH
3410 Greifensteig
Hauptstrasse 3
Tel. 02212/322 24, Fax DW 75

13.12.2017

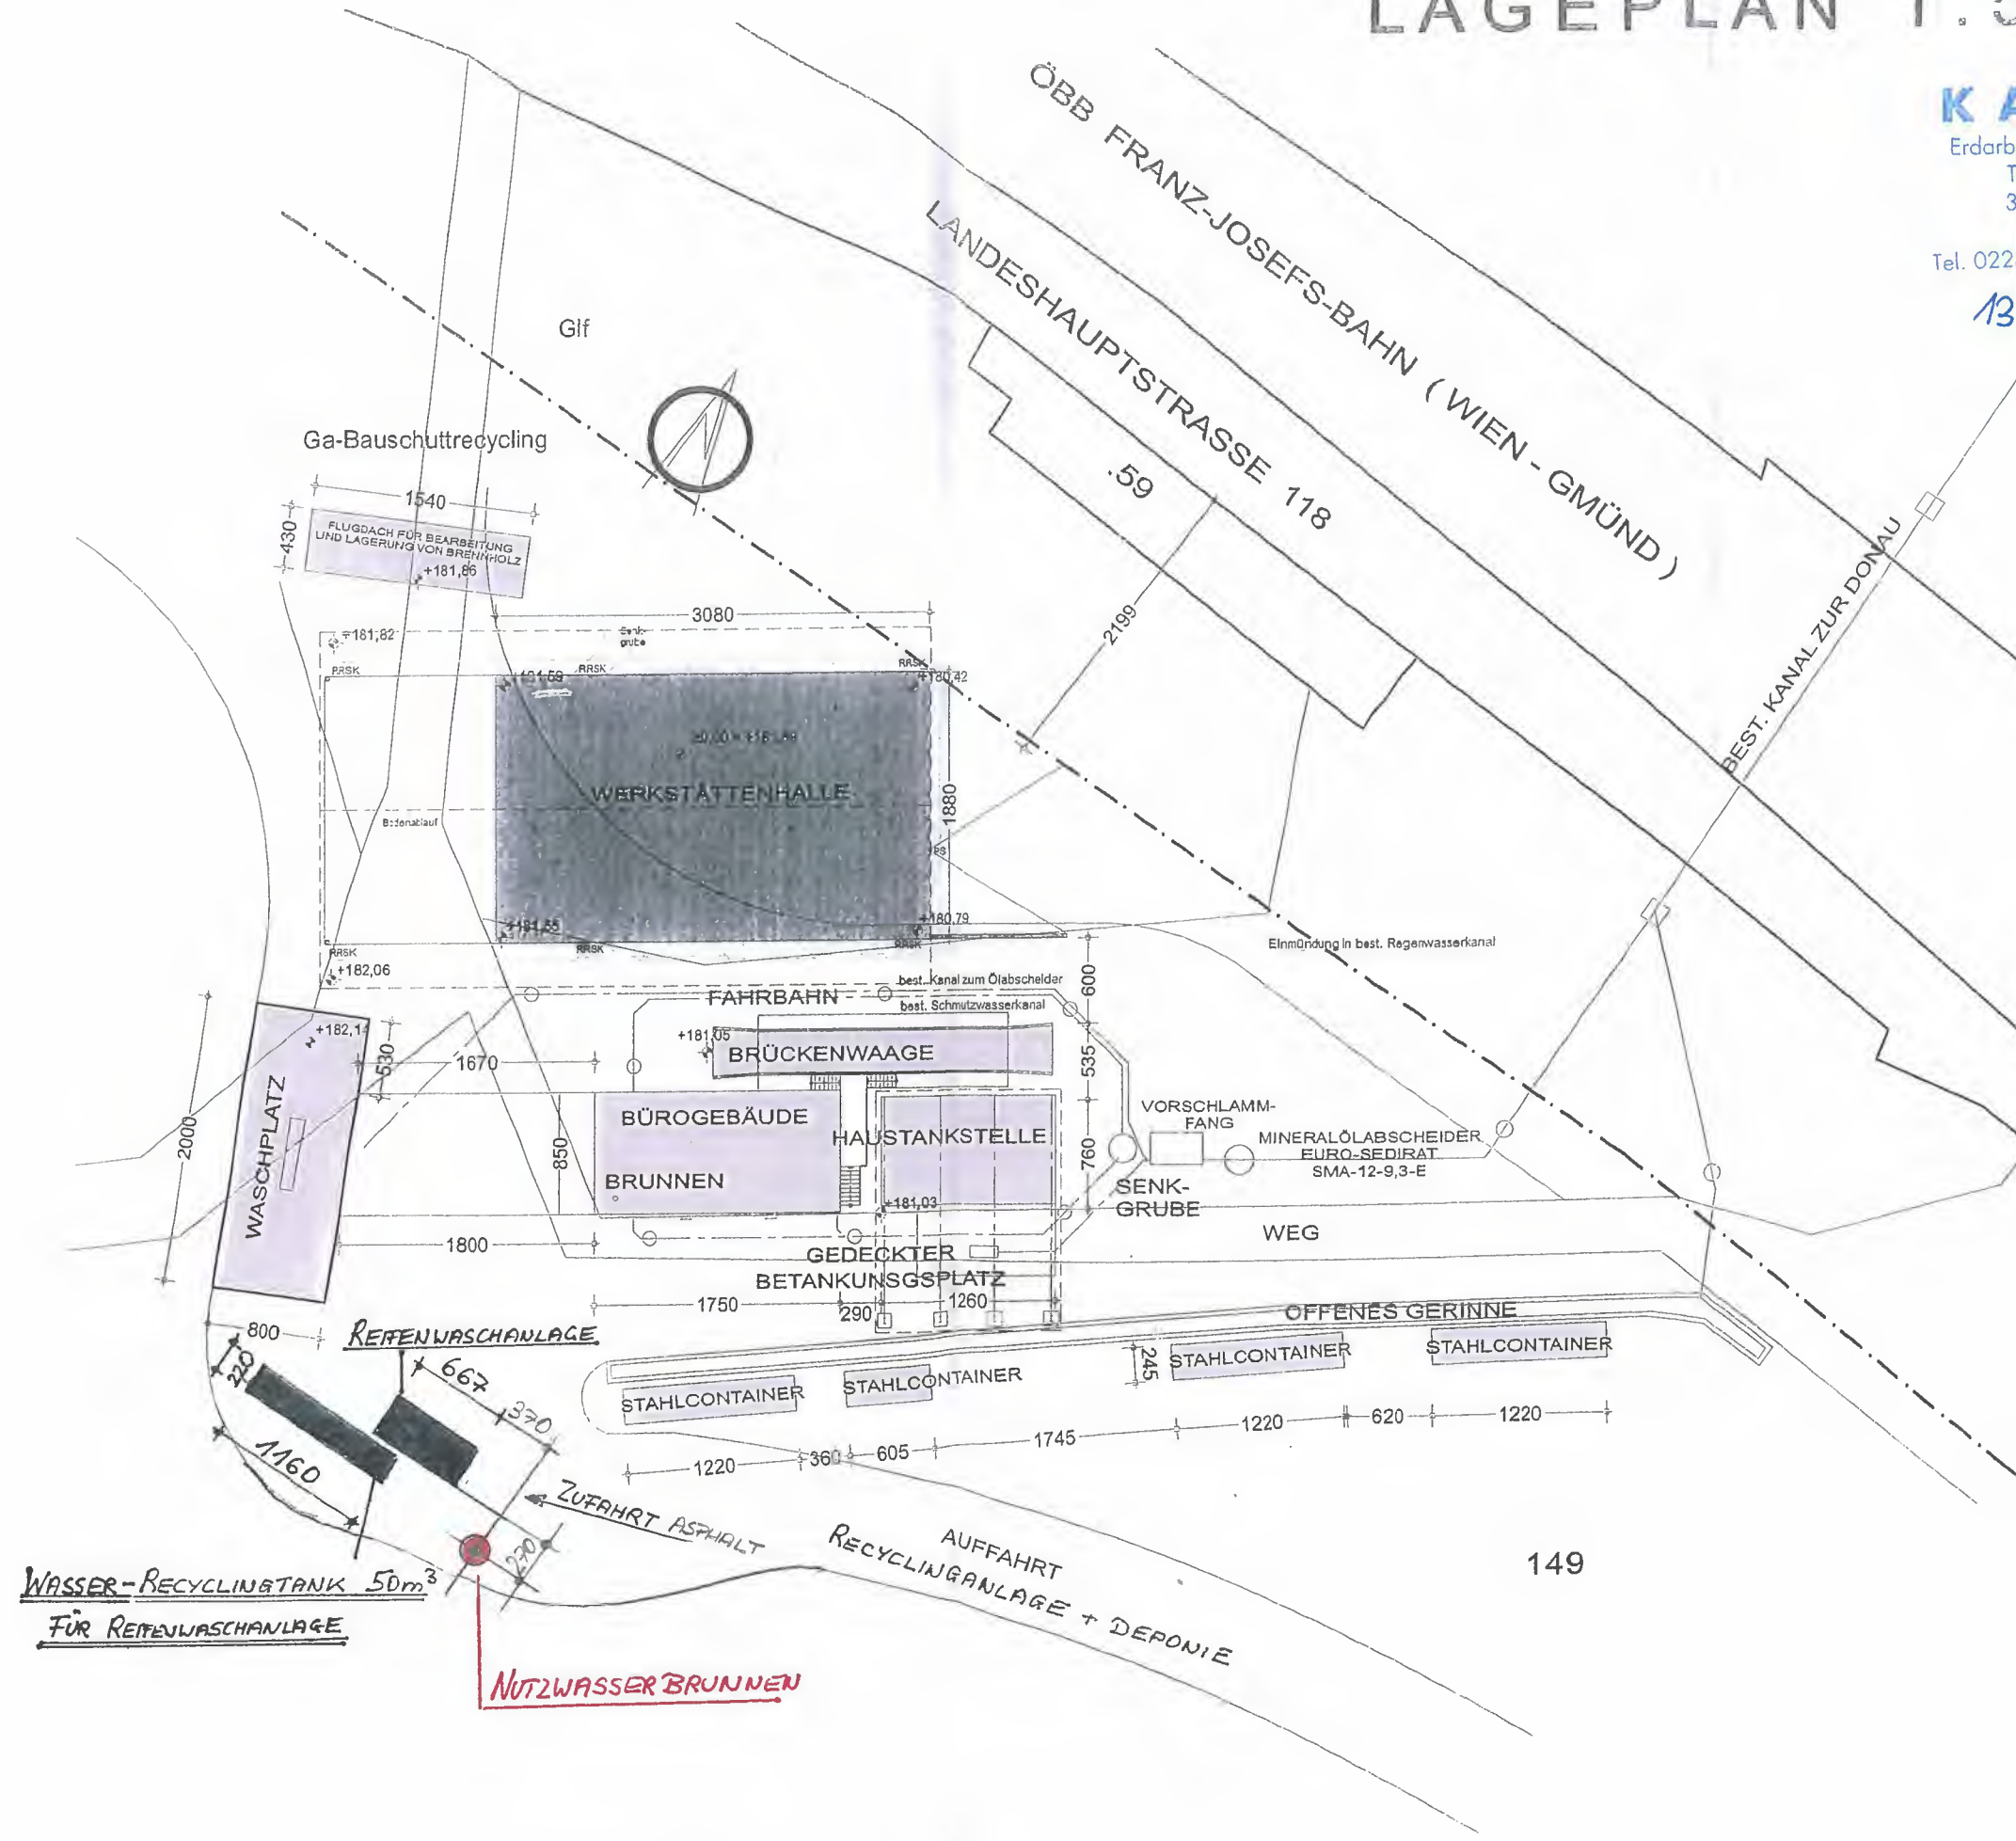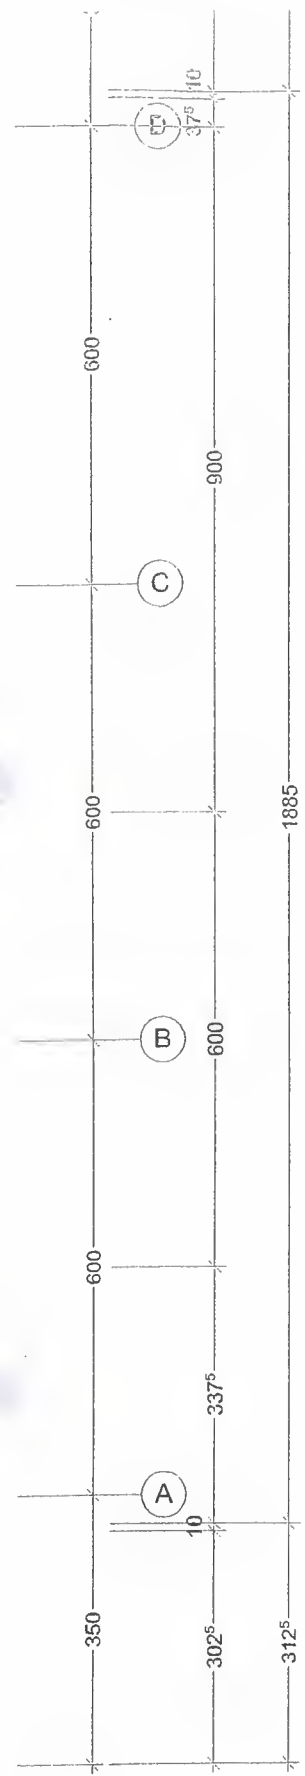

WASSER-RECYCLINGTANK 50m³
FÜR REIFENWASCHANLAGE

NUTZWASSERBRUNNEN